


Budova A

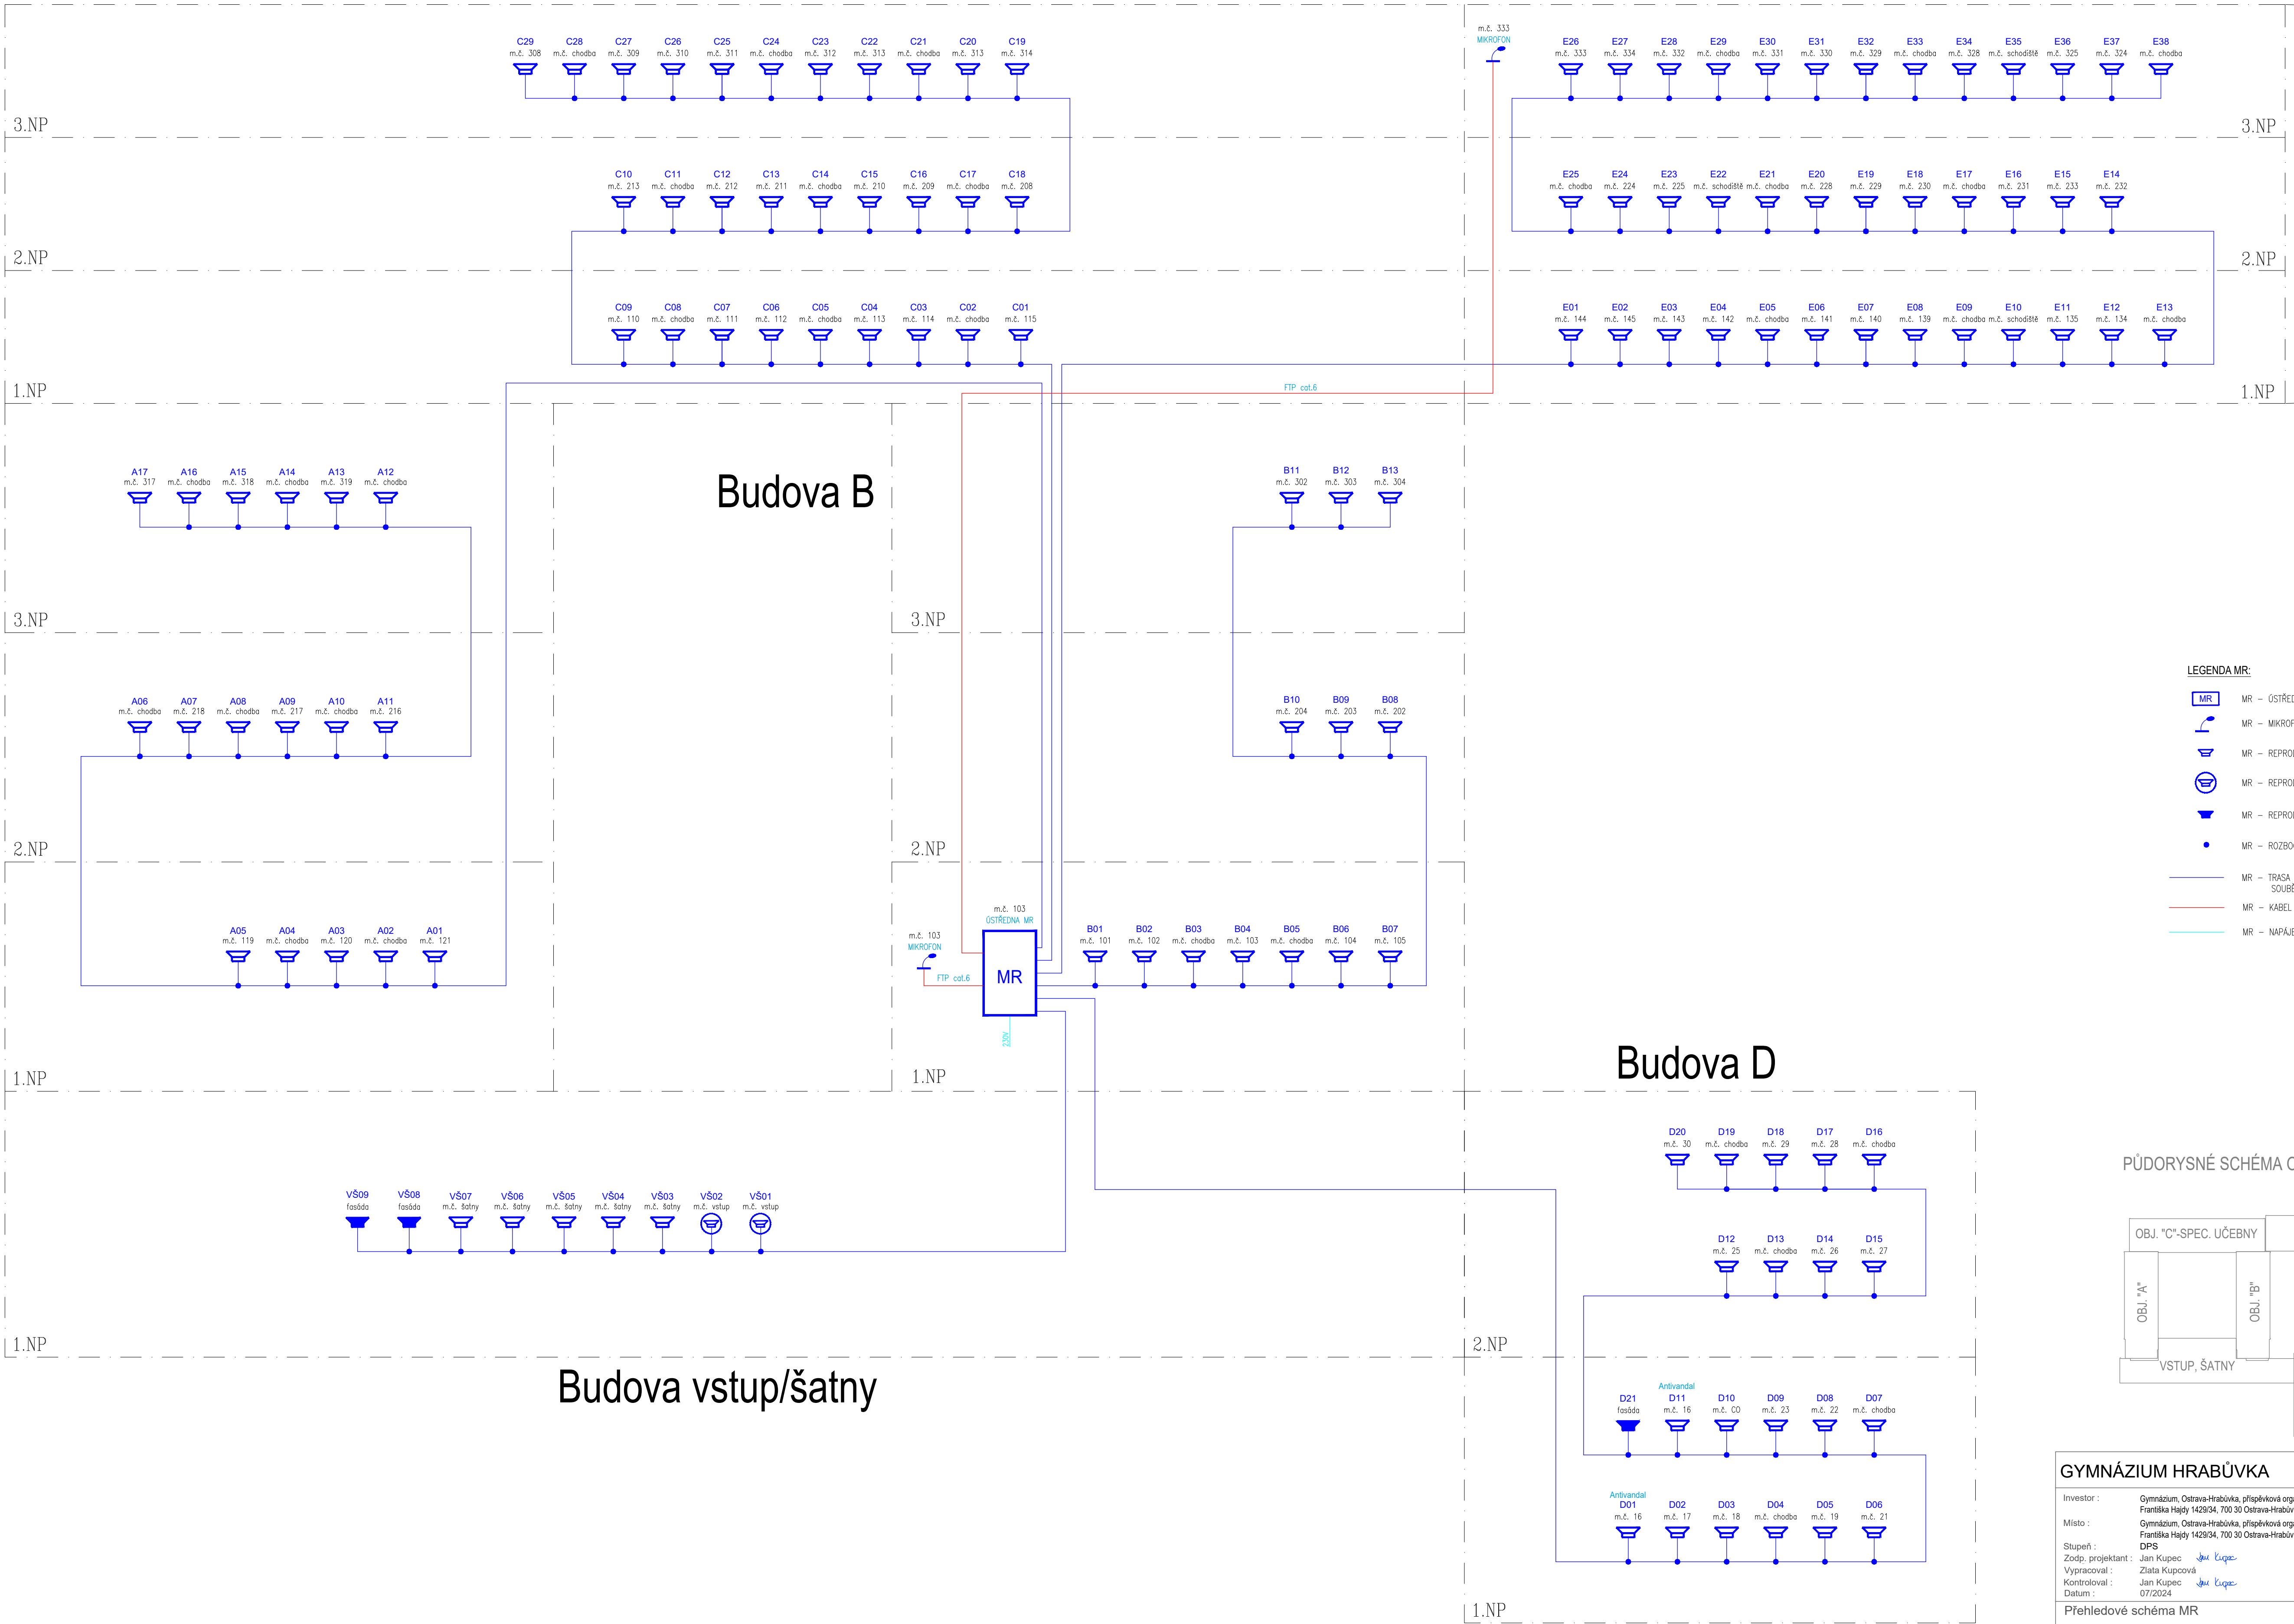

Garáž

LEGENDA MR:

- MR – OŠTŘEDNA
- MR – MIKROFON STOLNÍ
- MR – REPRODUKTOR NÁSTĚNNÝ
- MR – REPRODUKTOR DO PODHLAVU
- MR – REPRODUKTOR VENKOVNÍ
- MR – ROZBOČOVACÍ KRABICE
- MR – TRASA CYKY 2x2,5 NA PŘÍCHYTKÁCH SOUBĚŽNĚ S TRASOU SK DLE ČSN
- MR – KABEL FTP cat.6
- MR – NÁPĚJECÍ KABEL CYKY-J 3x2,5

PŮDORYSNÉ SCHÉMA OBJEKTU GYMNÁZIA



GYMNÁZIUM HRABŮVKA

Investor : Gymnázium, Ostrava-Hrabůvka, příspěvková organizace
Místo : Františka Hajdy 1429/34, 700 30 Ostrava-Hrabůvka
Stupeň : DPS
Zodp. projektant : Jan Kupec
Vypracoval : Zlata Kupcová
Kontroloval : Jan Kupec
Datum : 07/2024
Přehledové schéma MR

KUPEC
PROJEKCE SLP

zak. č.: 2024_04C
formát: 8 x A4
měřítko: 1:100
č.v. 09